

STAROSTA CIESZYŃSKI

Na podstawie art. 28b i art. 28c ustawy z dnia 17 maja 1989 r.- Prawo geodezyjne i kartograficzne (t. j. Dz. U. z 2016 roku poz. 1629) informuję, iż dokumentacja projektowa była przedmiotem narady koordynacyjnej, która odbyła się w dniu 13 PAZ. 2016, w siedzibie Wydziału Geodezji, Kartografii i Katastru Starostwa Powiatowego w Cieszynie,


- bezpośrednio,
- za pomocą środków komunikacji elektronicznej.

z up. STAROSTY

Piotr Jaworski
Z-ca Naczelnika Wydziału
Geodezji, Kartografii i Katastru

(podpis)

Znak sprawy: 266.2016
WGD.6630.

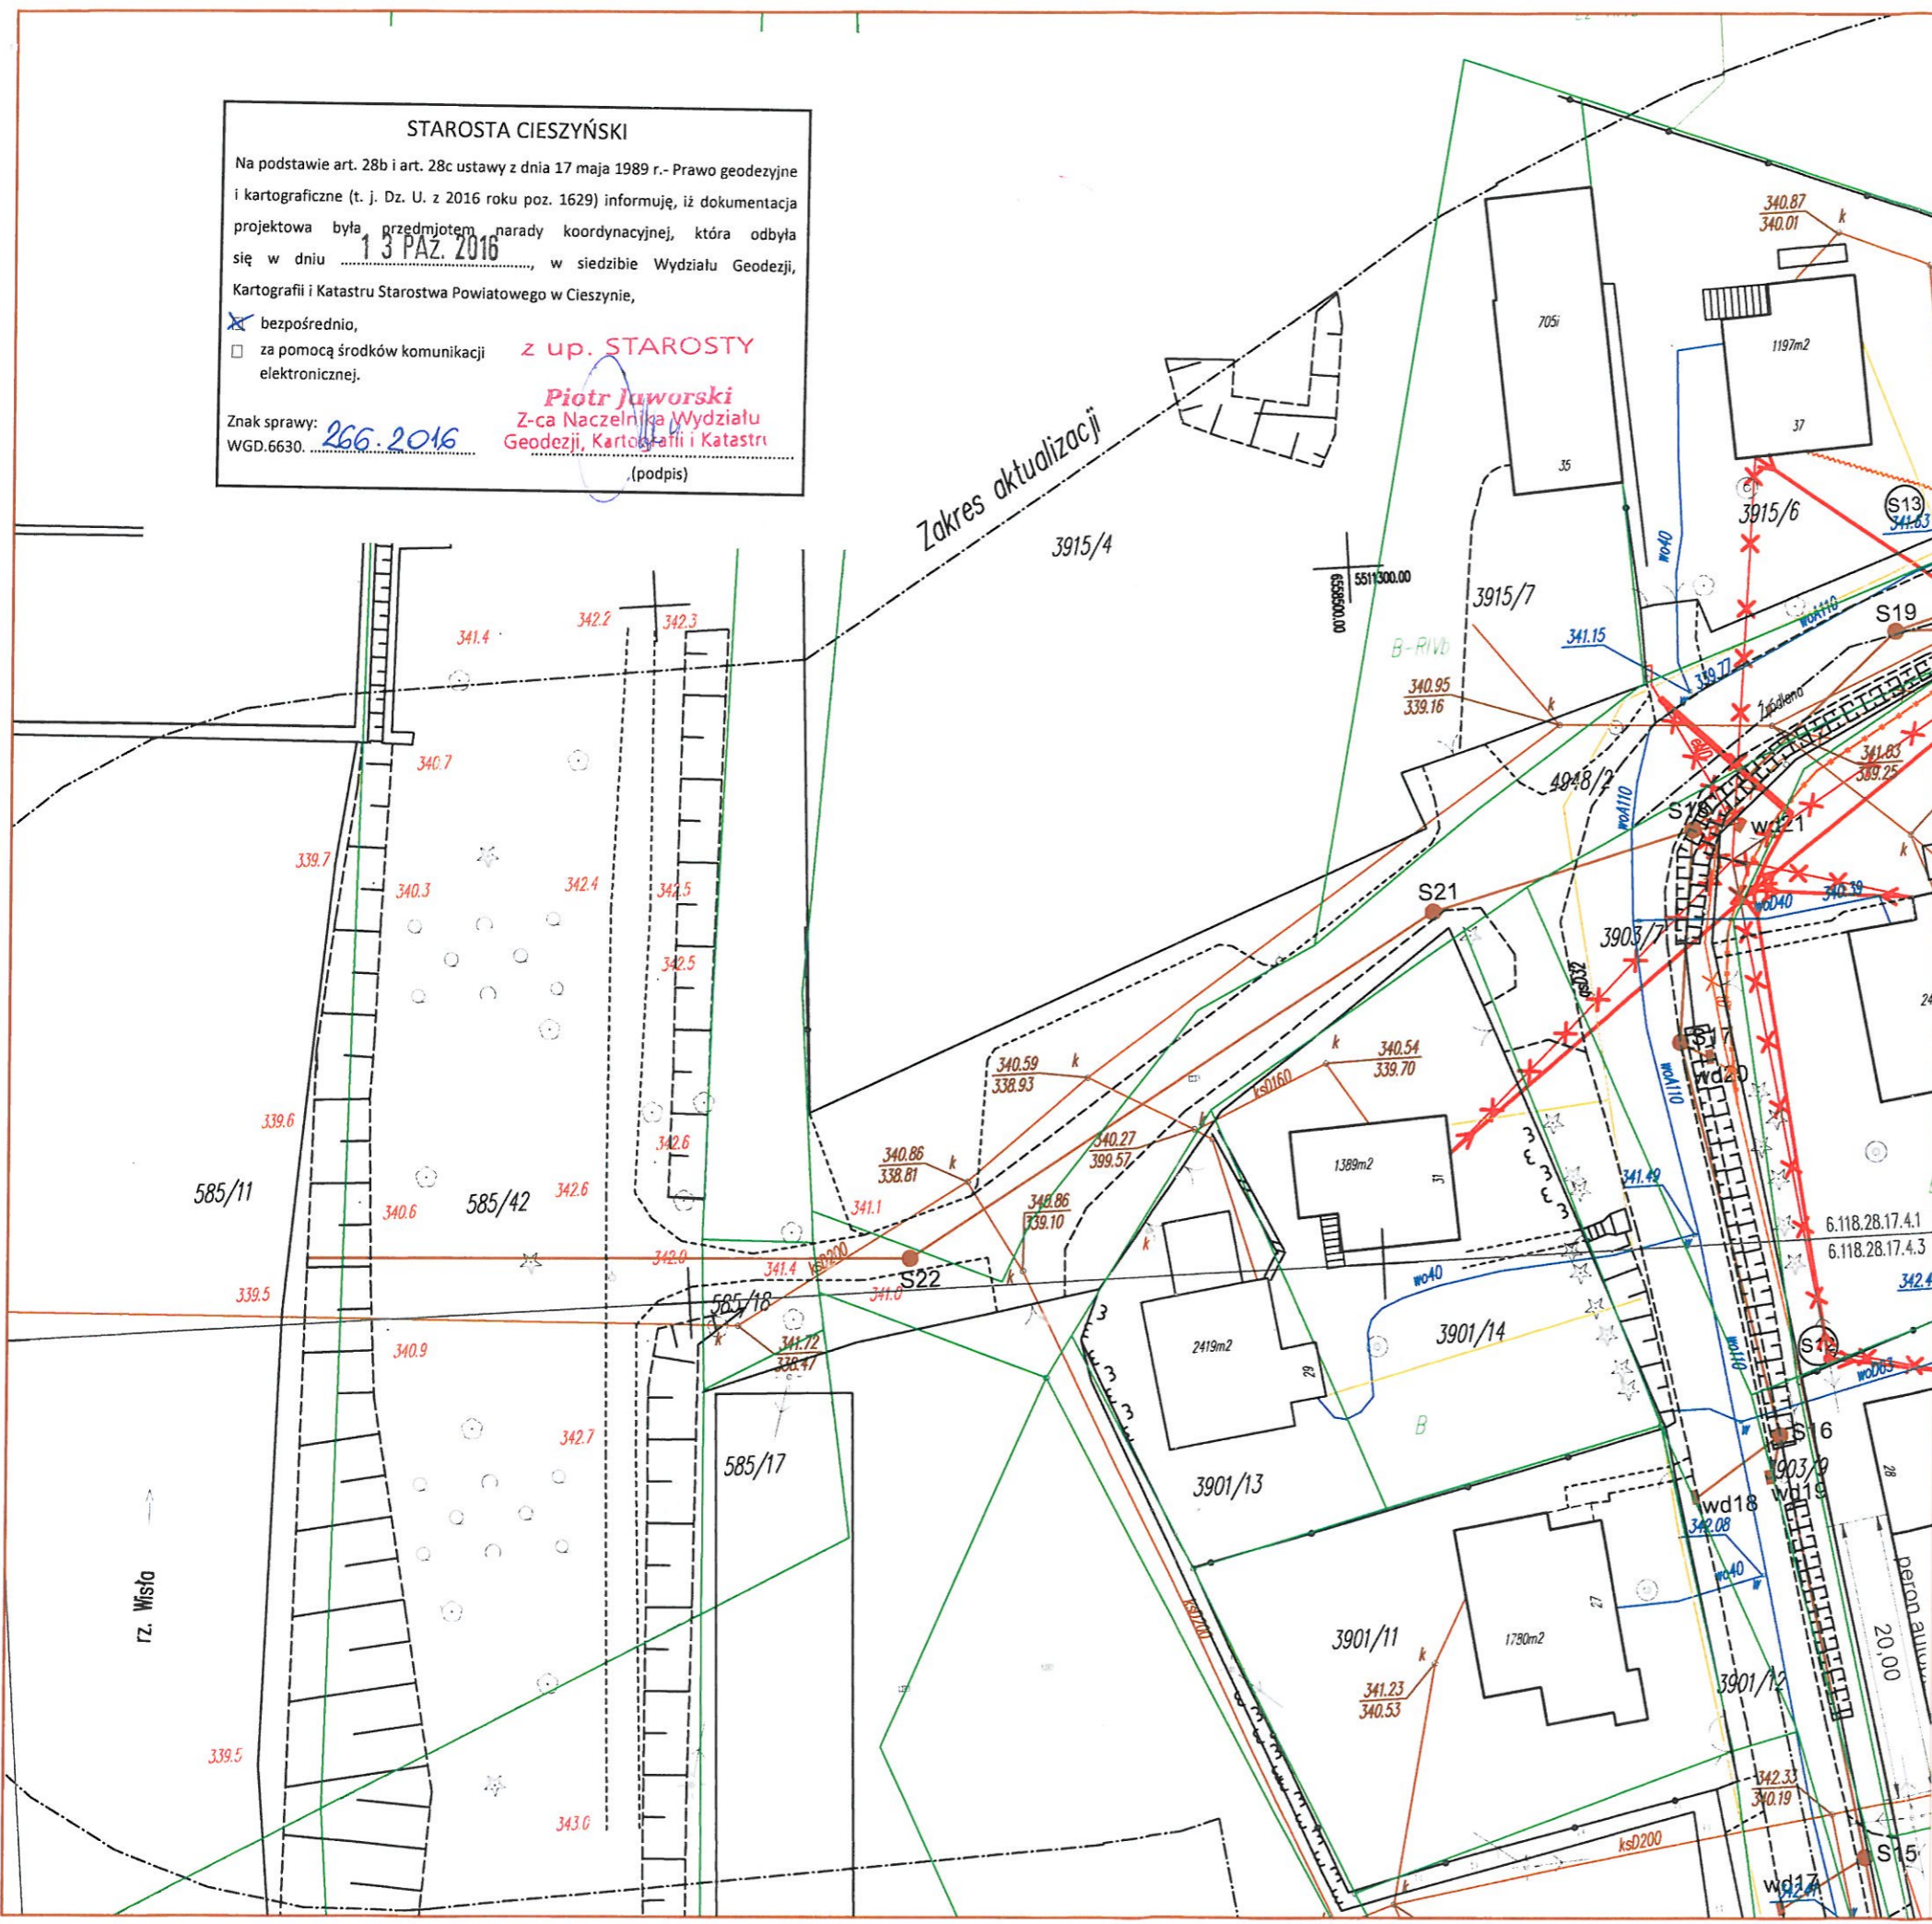

LEGENDA:

KANALIZACJA DESZCZOWA

- projektowany kolektor główny PCV OD Ø250 DO Ø400
- projektowany przykanalik PCV SN-8 Ø200/5,9
- projektowane betonowe studnie rewizyjne Ø1000
- betonowe studnie deszczowe Ø500

SIEĆ TELETECHNICZNA

- proj. kabel ziemny telekom.
- proj. kabel napowietrzny telekom.
- proj. słup telekom.
- likwidacja telekom.

SIEĆ GAZOCIĄGOWA

- proj. przebudowa sieci gazociągowej

SIEĆ ENERGETYCZNA

- proj. sieć energetyczna napowietrzna
- proj. sieć energetyczna kabel ziemny
- ist. sieć energetyczna napowietrzna do likwidacji
- proj. słupy energetyczne

inż. Piotr Jakuszewski

ULICA: ŹRÓDLANA
GMINA: USTRONŃ
POWIAT: CIESZYŃ

Potwierdzam zgodność mapy z oryginałem mapy do celów projektowych
Uprawnienia budowlane do projektowania
Zagospodarowania Terenu z oryginalnej mapy do celów projektowych nr ewid. 602/01

		ul. Jagiellońska 19 43-410 Kończyce Małe	
		tel./fax (32) 435-89-08 tel. kom. 663-38-19-70, 603-24-06-20 e-mail: biuro@ml-design.pl, www.ml-design.pl	
	Imię i Nazwisko	Nr upr.	Podpis
Projektant	inż. Piotr Jakuszewski	602/01	
Opracował	mgr inż. Machej Remigiusz		
Nazwa opracowania	ROZBUDOWA ULICY ŹRÓDLANEJ W USTRONIU		Data 09. 2016 r.
Inwestor	MIASTO USTRONŃ UL. RYNEK 1, 43-450 USTRONŃ		Skala 1:500
Nazwa rysunku	PROJEKT ZAGOSPODAROWANIA TERENU ARKUSZ 2		Nr rys. 1B