


Sekcja 65:541.413.012
 Układ 2000:6:118:28.014
 Układ H:Kronsztađ 86
 KEREG:2-1581/2012

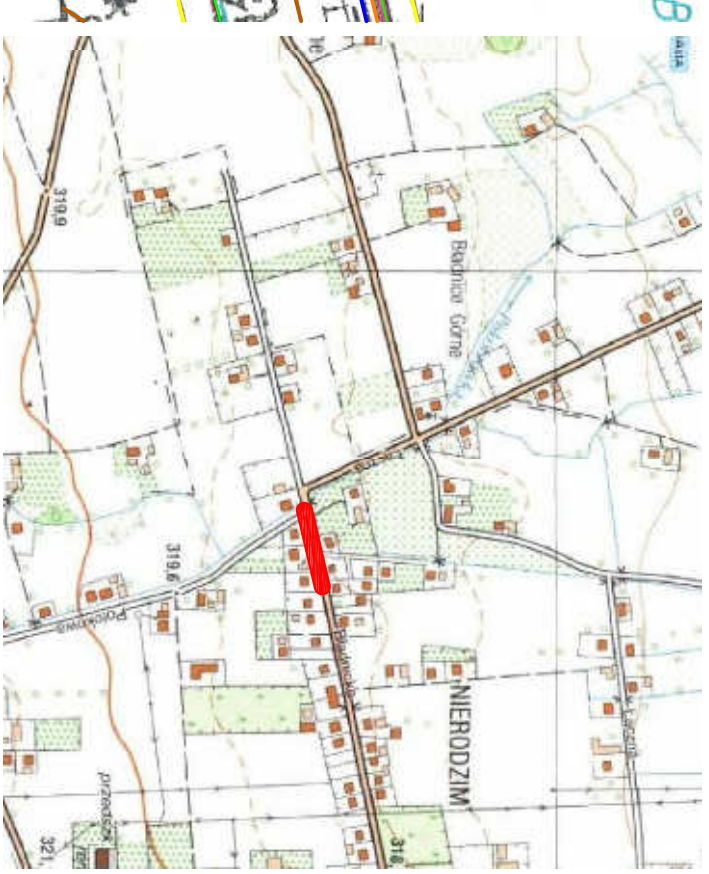

ORIENTACJA
 1:10000

Projekt zagospodarowania terenu opracowano na powiększeniu mapy do celów projektowych
 KEREG:2-1581/2012

LEGENDA:

- proj. kanalizacja deszczowa (odwodnienie)
- ism. kanalizacja sanitarna
- ism. wodociąg
- ism. gazociąg
- ism. kabel teletechniczny
- granice działek

Wykonawca	PHUP ALEX mgr inż. Lidia Poniatowska		510 141 327
dokumentacji	projektowej :	43-450 Ustron, ul. Partyzantów 15	667 750 731
Temat:	Projekt bud.-wyt. kanalizacji deszczowej w rejonie ul. Bładnickiej		
Adres:	43-450 Ustron, ul. Bładnicka, dz. nr 719, 660, 662,		
Nazwa rys.:	Projekt zagospodarowania terenu		
Projektował:	mgr inż. Jolanta Bartoszek—Dobromowska	Pełpiś:	Skala: 1:500
Opracował:	nr upr. 94/81BB	Pełpiś:	Brzoza: IS
Opracował:	mgr inż. Lidia Poniatowska	Pełpiś:	Data: IX 2014r.
Opracował:	mgr inż. Aleksander Poniatowski	Pełpiś:	
Inwestor:	Gmina Ustron		Rys. nr 1
	43-450 Ustron, ul. Rynek 1		