


**MAPA DO CELÓW PROJEKTOWYCH**  
**SKALA 1:500**  
 (arkusz numer 2)

woj. śląskie  
 powiat cieszyński  
 jednostka ewidencyjna: 240302.1 Ustroń  
 240310\_5 Skoczów  
 obręb: 240302.1.0003 NIERODZIM  
 240310.5.0003 HARBUTOWICE  
 układ współrzędnych prostokątnych płaskich: "2000"  
 układ wysokości: "KRONSZTADT 86"  
 SEKCJA: 6.119.28.21.2, 21.4  
 WZD: 6640.421.2017  
 UWAGI:  
 - w zakresie opracowania brak punktów osnowy państwowej podlegających ochronie,  
 - ze względu na specyfikę inwestycji nie badano istnienia służebności gruntowych,  
 - granice działek nie wymagały analizy w myśl RMSWA z dnia 09.11.2011 r.  
 w sprawie standardów technicznych...,  
 - nie wyklucza się istnienia w terenie innych nie wykazanych na mapie urządzeń  
 podziemnych, które nie były zgłoszone do inwentaryzacji lub o których brak jest  
 informacji w instytucjach branżowych,  
 - w zakresie opracowania brak jest Miejscowego Planu Zagospodarowania Przemysłowego  
 Zlecenie nr 25/2017  
 Jastrzębie-Zdrój, dnia 17.05.2017 r.  
 Sporządził: GEODETA UPRAWNIENY mgr inż. Tomasz Mroczkowski  
 (nr upr. zaw. 20589)

GEODETA UPRAWNIENY  
 mgr inż. Tomasz Mroczkowski

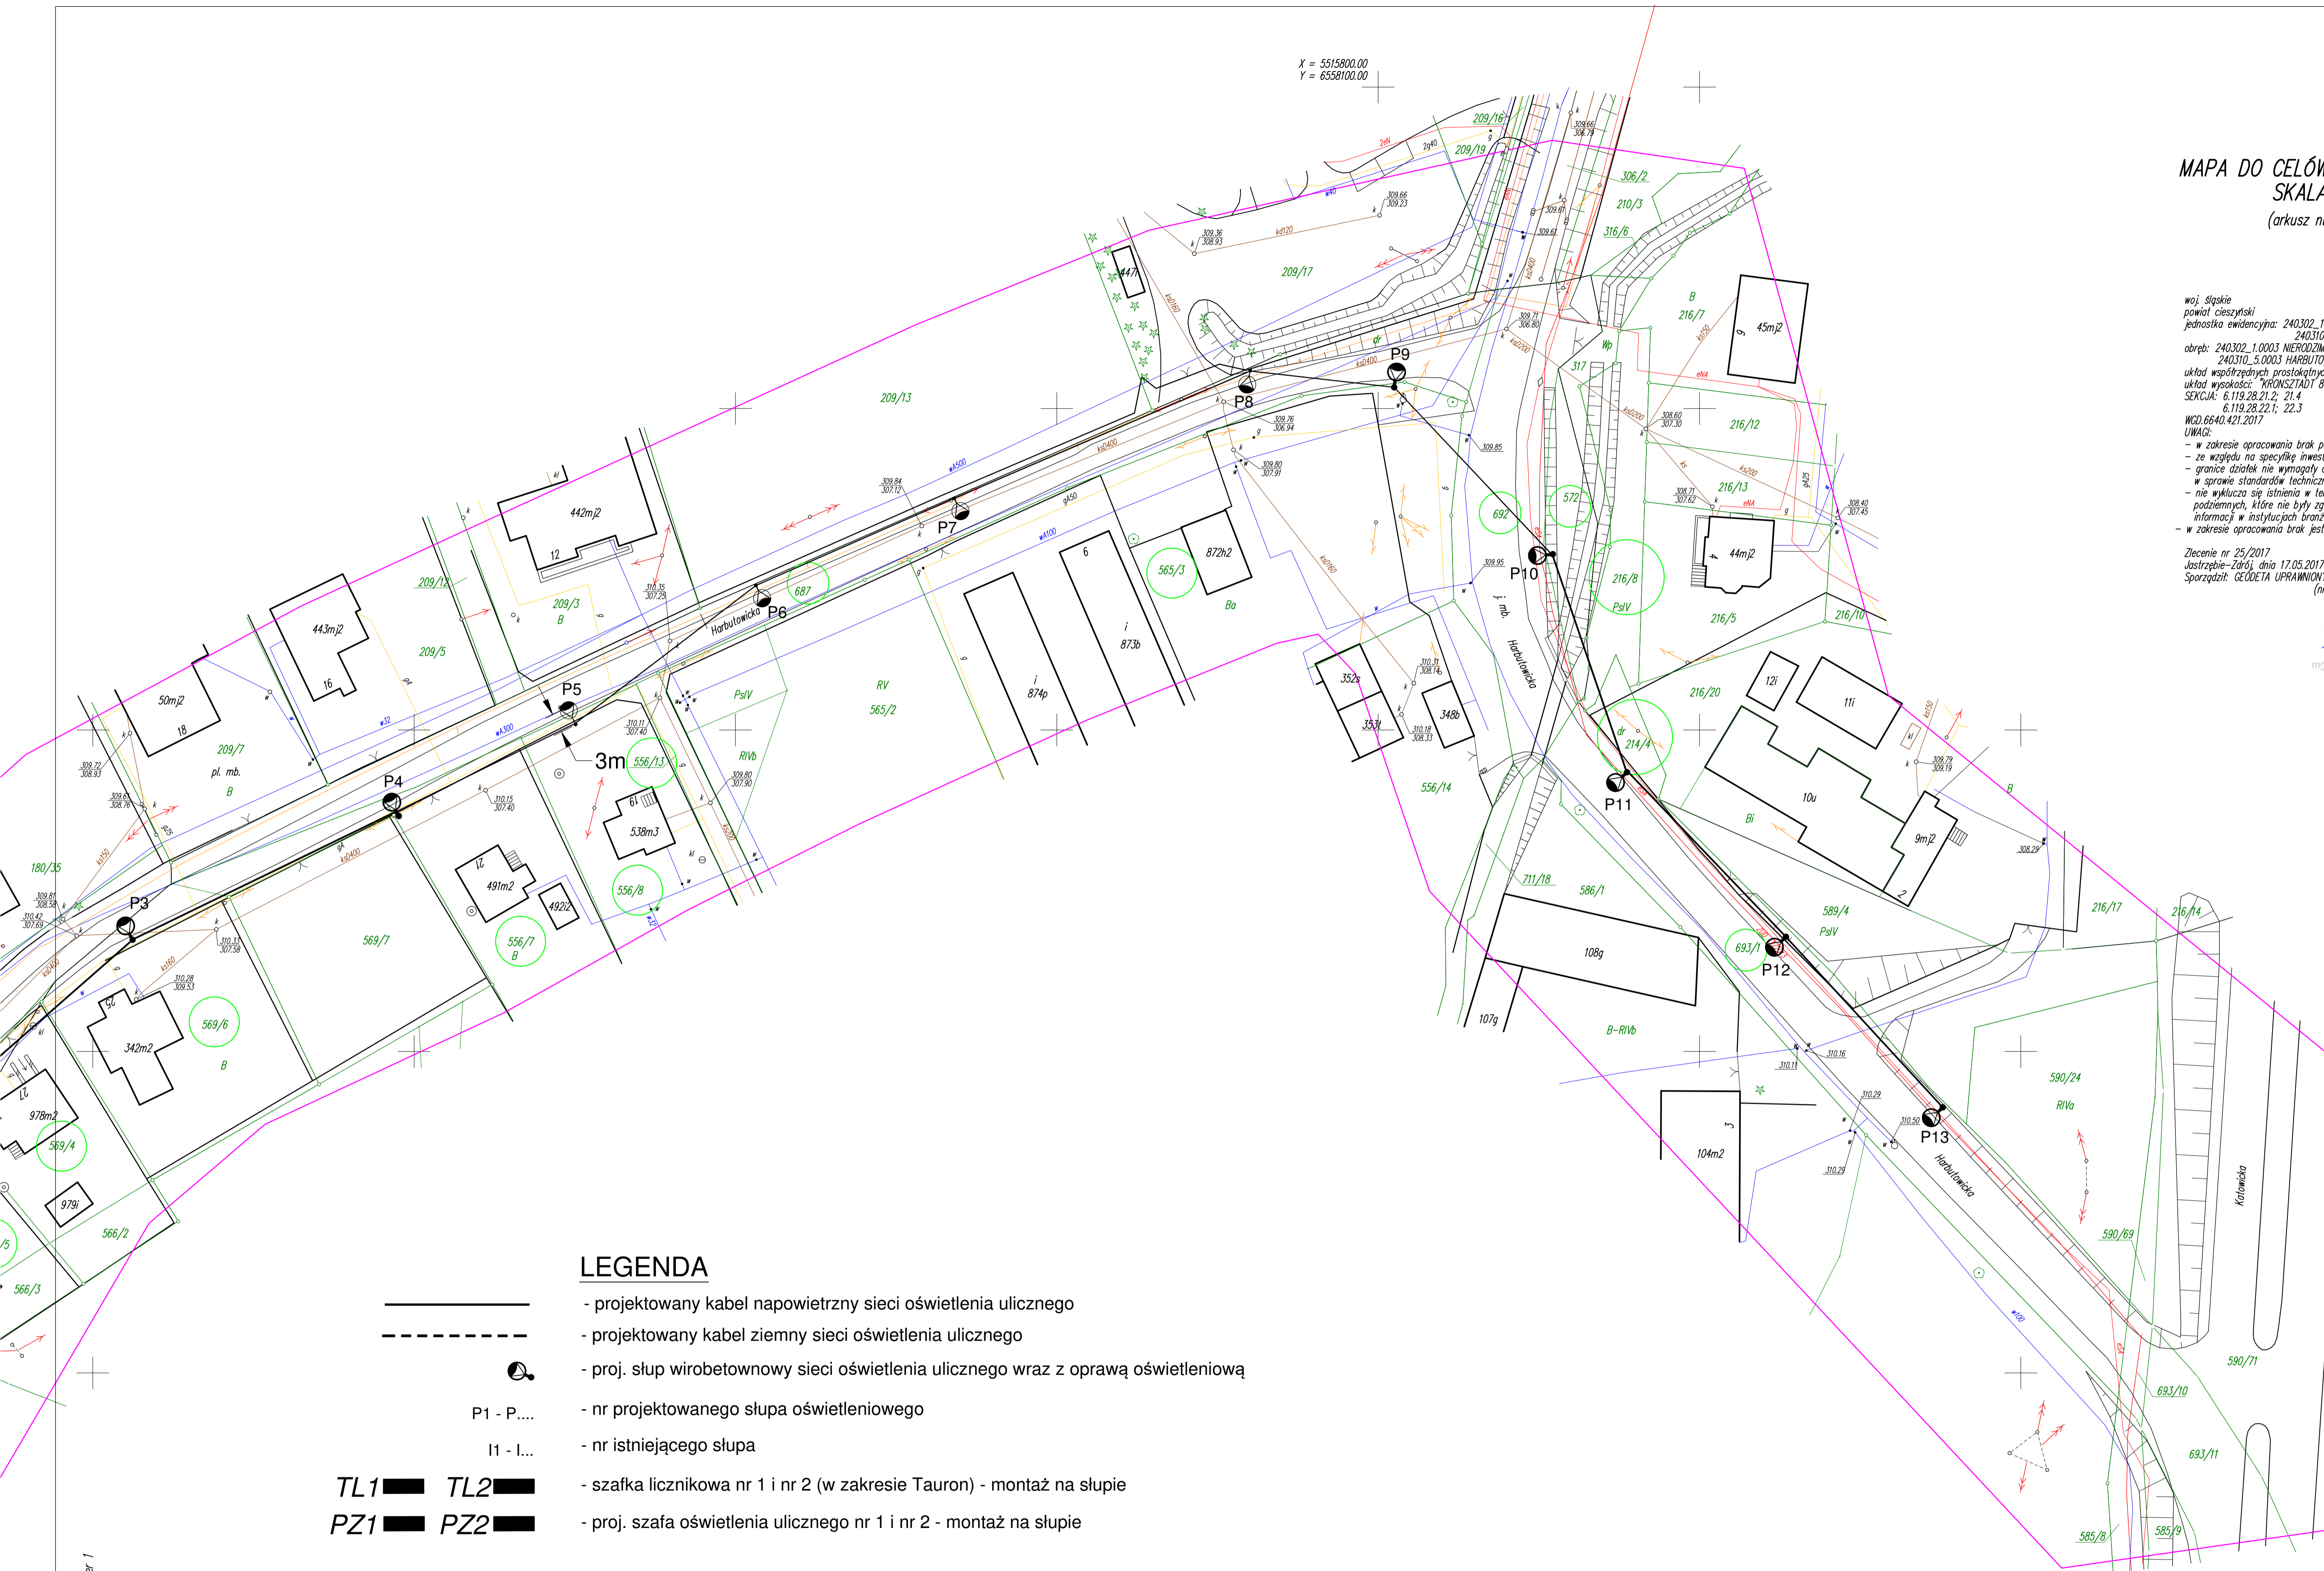

**LEGENDA**

- projektowany kabel napowietrzny sieci oświetlenia ulicznego
- projektowany kabel ziemny sieci oświetlenia ulicznego
- proj. słup wirotebownowy sieci oświetlenia ulicznego wraz z oprawą oświetleniową
- P1 - P.... - nr projektowanego słupa oświetleniowego
- I1 - I... - nr istniejącego słupa
- TL1 TL2 - szafka licznikowa nr 1 i nr 2 (w zakresie Tauron) - montaż na słupie
- PZ1 PZ2 - proj. szafa oświetlenia ulicznego nr 1 i nr 2 - montaż na słupie

**UWAGA!**

1. Projektowany kabel elektroenergetyczny nN ziemny oświetlenia terenu prowadzić na całej długości w rurze ochronnej.
2. Na przejazdach pod drogami kabel ułożyć w rurze grubociennej.
3. W pobliżu istniejącego uzbrojenia terenu wykopy poprzedzić przekopem kontrolnym, a prace prowadzić ręcznie pod nadzorem
4. W przypadku stwierdzenia uzbrojenia terenu lub kolizji z obiektami nie wykazanymi na mapie przerwać prace i uzgodnić kolizję z właściwymi służbami technicznymi.
5. Przestrzegać zapisów zawartych w uzgodnieniach i wytycznych.

STAROSTA CIESZYŃSKI  
 Na podstawie art. 28b i art. 28c ustawy z dnia 17 maja 1989 r. - Prawo geodezyjne i kartograficzne (t. j. Dz. U. z 2016 roku poz. 1629 z późn. zm.) informuję, iż dokumentacja projektowa, będąca przedmiotem narady koordynacyjnej, która odbyła się w dniu **17 SIEC 2017** w siedzibie Wydziału Geodezji, Kartografii i Katastru Starostwa Powiatowego w Cieszyńsku,  
 bezopinie  
 z up. STAROSTY  
 Piotr Jaworski  
 Z-ca Naczelnika Wydziału Geodezji, Kartografii i Katastru  
 WZD: 6630. 21B.2017 (podpis)

Opracował:	techn. Janusz Bialecki	
Opiekował:	inż. Marcin Czapnik	
Przeanalizował:	mgr inż. Przemysław Wąsior upr. nr SLK-5860/PWBE/15	
Spisał:	PROJEKT BUDOWLANO-WYKONAWCZY	branża: ELEKTRYCZNA
Skłonił:	OSWIETLENIE ULICZNE	
Nazwa:	BUDOWA OSWIETLA ULICZNEGO W REJONIE ULICY HARBUTOWICKIEJ W USTRONIU W RAMACH ZADANIA INWESTYCYJNEGO PN. ROZBUDOWA OSWIETLA ULICZNEGO W MIEŚCIE	
Skala:	Projekt zagospodarowania terenu w skali 1:500 - arkusz nr 2	
Wzrost:	Miejsce Usług, ul. Rybnak 1, 43-400 Usług	
Wzrost:	Firma Projektowo-Wykonawcza FAZA Przemysław Wąsior ul. Kolejowa 7, 44-337 Jastrzębie-Zdrój tel. 507 617 191 email: wwasior@faza.com	
Wzrost:	06.2017	
Wzrost:	1:500	
Wzrost:	E-03	

Łączy arkusz numer 1