

**PODKŁAD MAPOWY JEST PODSTAWĄ DO OPRACOWANIA ZGODNY Z  
ORYGINAŁEM O NR P.2403 2017.4393 Z DNIA 21.12.2017 MODGIK CIESZYŃ**

skala 1:500


POŚWIADCZA SIĘ ZGODNOŚĆ KOPII MAPY  
DO CEŁÓW PROJEKTOWYCH Z ORYGINAŁEM

woj: śląskie  
powiat: cieszyński  
gmina: Ustron  
Jednostka ew. 240302\_1 Ustron  
240302\_1.0004 Ustron  
240303\_1.0002 Wisła  
240303\_1.0002 Wisła

obręb: 6640.4035/2017  
Id zgłoszenia: 1/10/2017  
nr zlecenia: 6640.4035/2017

**Legenda:**

- projektowane linie kablowe
- projektowana woda surowa
- z pompy głębinowej)
- projektowana woda uzdatniona
- projektowane odprowadzenie filtratu
- projektowana studzienka z rury
- perforowanej DN 600 Lcz = 1,0 m
- granica działek
- nr działek
- zakres opracowania
- projektowane sieci wg odrębnego
- opracowania
- istn. wodociąg
- istn. linia kablowa

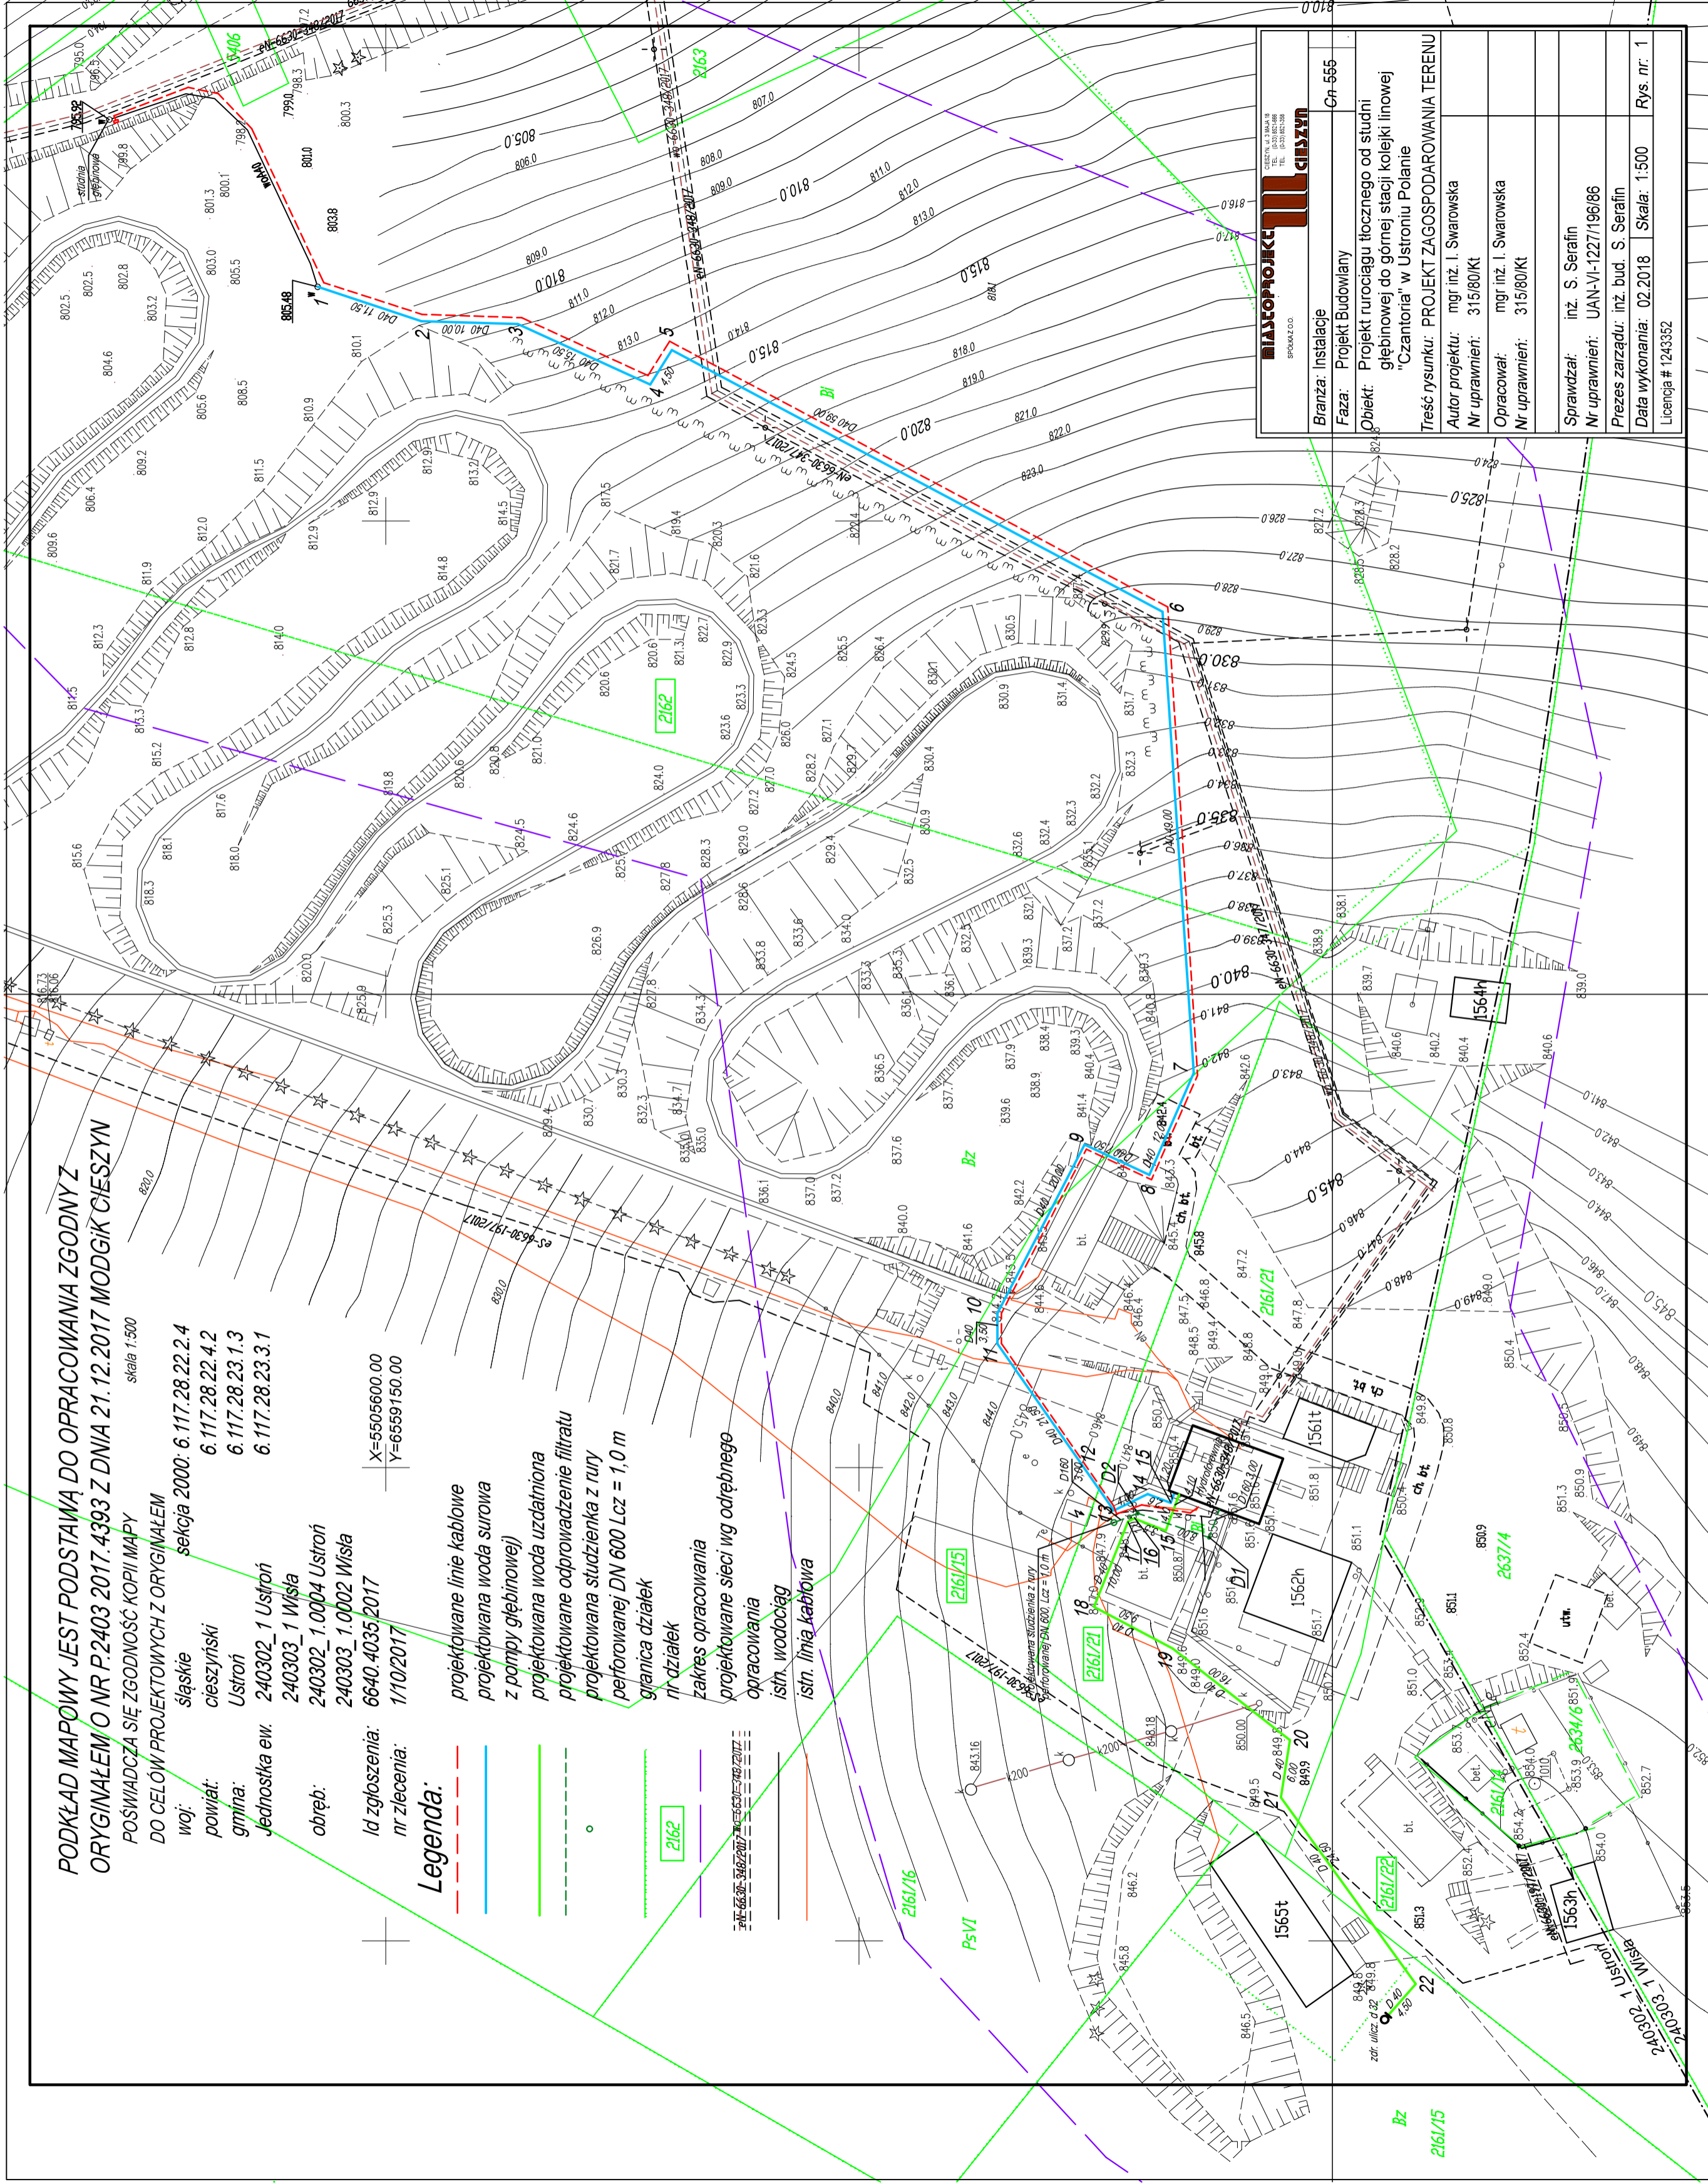

<b>MIASTOPROJEKT</b> SP. z o.o.		Cp 555
Branża: Instalacje		
Faza: Projekt Budowlany		
Opis: Projekt turociągu tłocznego od studni głębinowej do górnej stacji kolektki inowej "Czantoria" w Ustroniu Polanie		
Treść rysunku: PROJEKT ZAGOSPODAROWANIA TERENU		
Autor projektu: mgr inż. I. Swarowska		
Nr uprawnień: 315/80/KI		
Opracował: mgr inż. I. Swarowska		
Nr uprawnień: 315/80/KI		
Sprawdzał: inż. S. Serafin		
Nr uprawnień: UAN-VI-1227/196/86		
Prezes zarządu: inż. bud. S. Serafin		
Data wykonania: 02.2018		Skala: 1:500
Licencja # 1243352		Rys. nr. 1